


LEGENDA

- REDE DE ABASTECIMENTO DE ENERGIA
- CONDUZOR DE ABASTECIMENTO INSTALADO NA ALUMENARIA A 1,50m DO PISO
- CABELO DE ALUMENARIA PARA ABASTECIMENTO COM ABASTECIMENTO DE VÍDEO
- FORNECEDOR INSTALADO COM PROTEÇÃO LED DE CORTE
- TOMADA 3P PADRÃO BRASILEIRO A 25cm DO PISO
- TOMADA 2P PADRÃO BRASILEIRO A 1,50m DO PISO
- TOMADA 3P PADRÃO BRASILEIRO A 250cm DO PISO
- PARTE PARA TV A 150cm DO PISO
- INTERRUPTOR DE 01 MODO COM TOMADA 2P PADRÃO BRASILEIRO A 1,50m DO PISO
- INTERRUPTOR DE 01 MODO A 150cm DO PISO
- INTERRUPTOR DE 02 MODOS A 150cm DO PISO
- INTERRUPTOR DE 03 MODOS A 150cm DO PISO
- INTERRUPTOR DE 04 MODOS A 150cm DO PISO
- TUBULAÇÃO PARA TELA/VIDRAÇA COM PISO PNEU, ALUMINA, TELA E RETENÇÃO
- TUBULAÇÃO PARA PISO
- ABRIGAMENTO
- CASA DE PASSAGEM CRISTALE DE ALUMENARIA, TAPA DE CONCRETO E PUNHO DE BARRA
- CASA DE PASSAGEM EM ALUMENARIA, TAPA DE CONCRETO E PUNHO DE BARRA
- CASA PASSAGEM PARA ABRIGAMENTO EM PISO E TAPA DE PISO PNEU

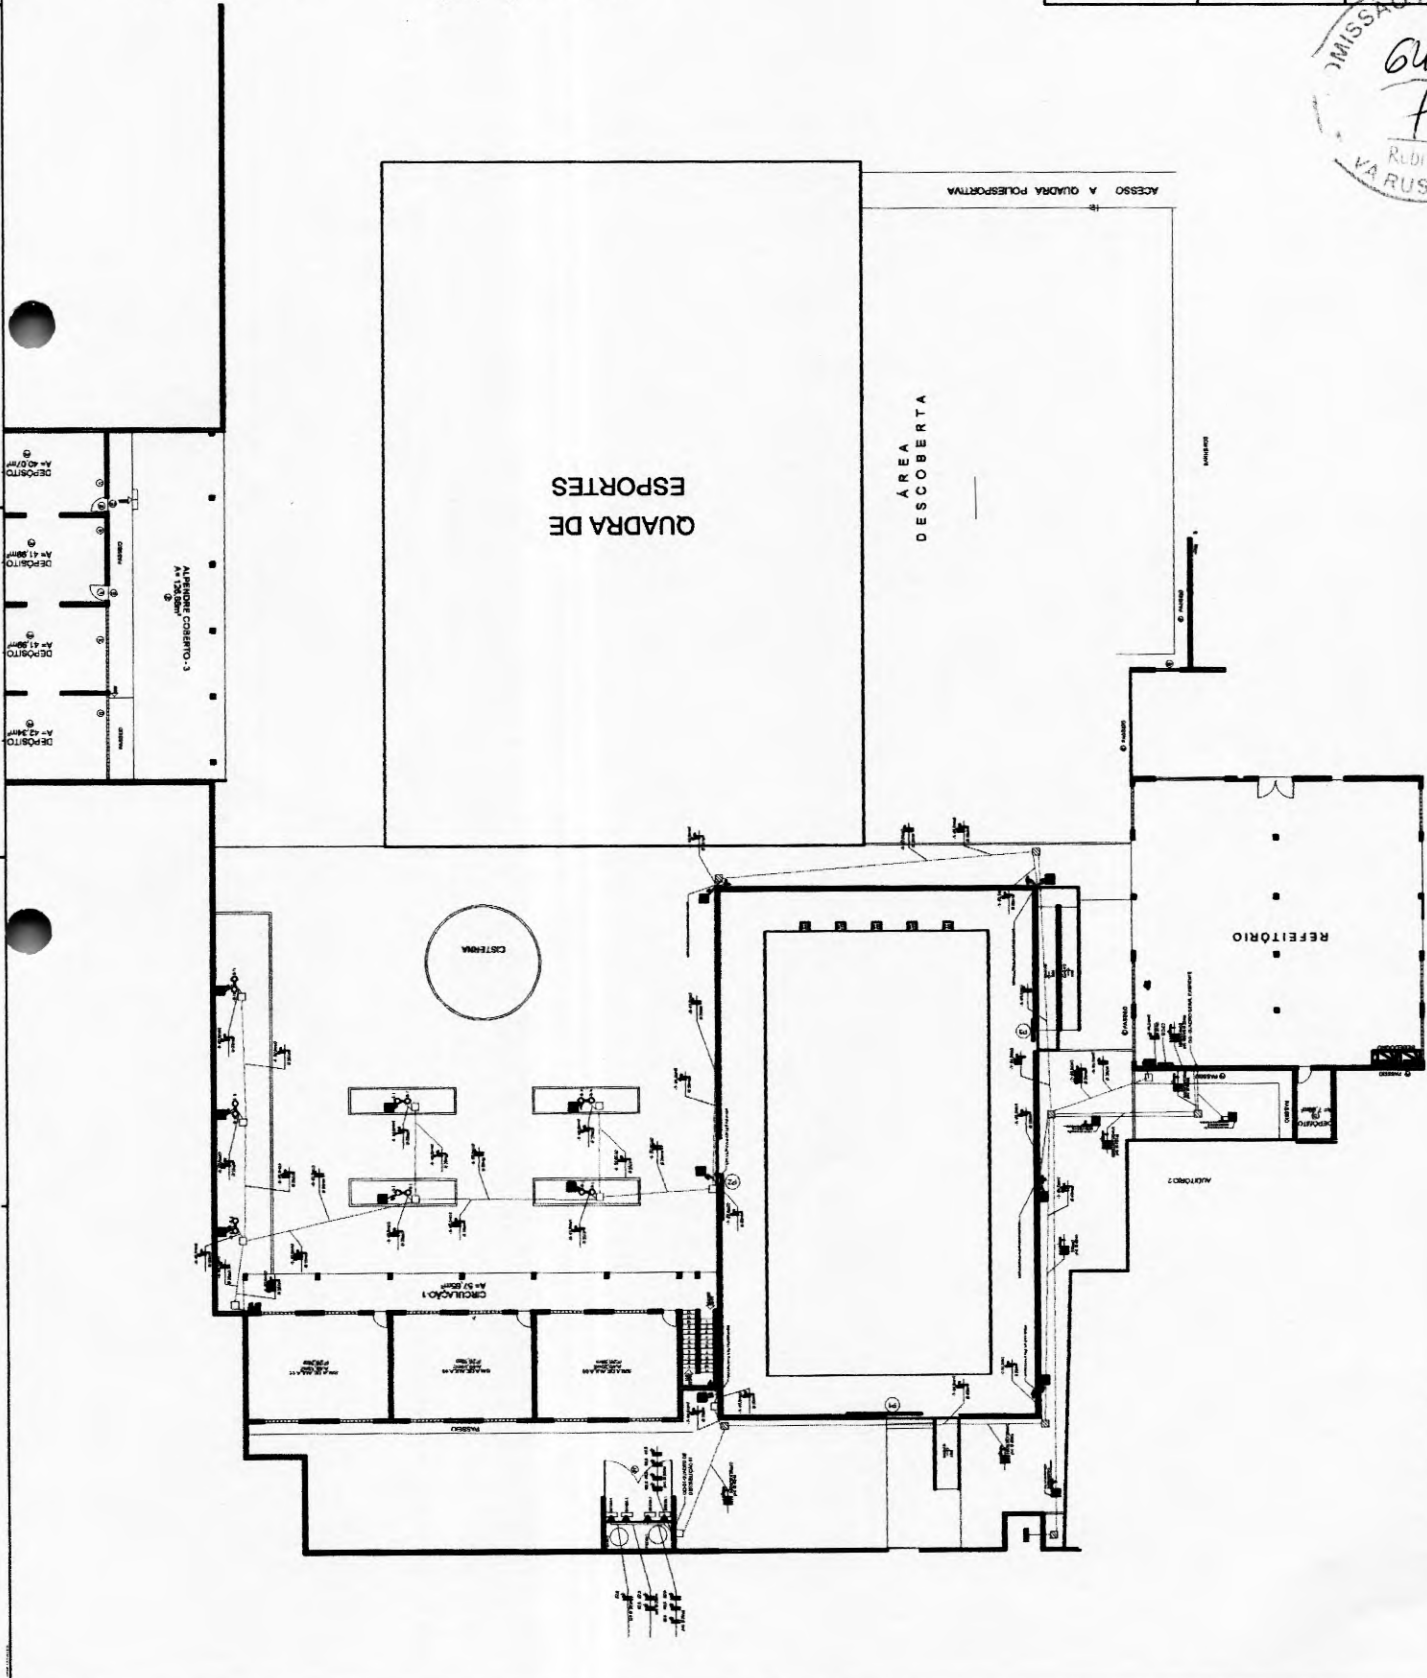

PROJETO: REEF MUNICIPAL 11 DE NOVEMBRO
LOCALIZAÇÃO: BARRAGEM DE SERRA GROSSA - NOVA RUISSAS - RJ
FOLHA: 1/10
ELABORADO POR: [Signature]

LEGENDA

- SUBSTITUIÇÃO TUBINA
- CAIXA DE ATERRAMENTO EXISTENTE NA ALVENARIA A 1,50m DO PÉ DO POSTE
- CORTA O CABO PARA O TERMO DO CORDÃO DE VEDAR
- POSTE METÁLICO 11x11cm COM PROTEÇÃO LIO DE BOMBA
- TUBINA 3P FUNDIDO ENCRUSTADO A 15cm DO PÉ DO POSTE
- TUBINA 3P FUNDIDO ENCRUSTADO A 15cm DO PÉ DO POSTE
- TUBINA 3P FUNDIDO ENCRUSTADO A 15cm DO PÉ DO POSTE
- PORTO PARA TV A 1,50m DO PÉ DO POSTE
- INTERRUPTOR DE 01 SECCO COM TUBINA 3P FUNDIDO ENCRUSTADO A 15cm DO PÉ DO POSTE
- INTERRUPTOR DE 01 SECCO A 15cm DO PÉ DO POSTE
- INTERRUPTOR DE 03 SECCOS A 15cm DO PÉ DO POSTE
- INTERRUPTOR DE 03 SECCOS A 15cm DO PÉ DO POSTE
- INTERRUPTOR EM PARALELO A 15cm DO PÉ DO POSTE
- TUBAÇÃO PULO TUBO/FAIXA COM PORA PASS, REATIVA, TERÇA E RETORNO
- TUBAÇÃO PULO PÉ DO POSTE
- ATERRAMENTO

- CAIXA DE FUNDIÇÃO EXISTENTE EM ALVENARIA, TAMPA DE CONCRETO E FUNDO DE BETA
- CAIXA DE FUNDIÇÃO EM ALVENARIA, TAMPA DE CONCRETO E FUNDO DE BETA
- CAIXA DE ATERRAMENTO PARA ATERRAMENTO EM PÉ E TAMPA DE FUNDIÇÃO

DIAGRAMA UNIFILAR - QD-02

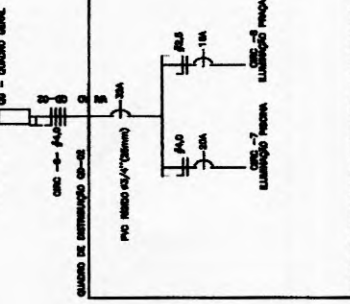


DIAGRAMA UNIFILAR - QD-01



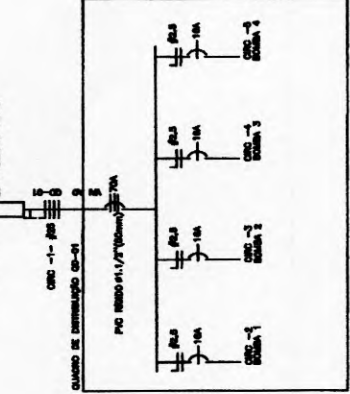


DIAGRAMA UNIFILAR - QG


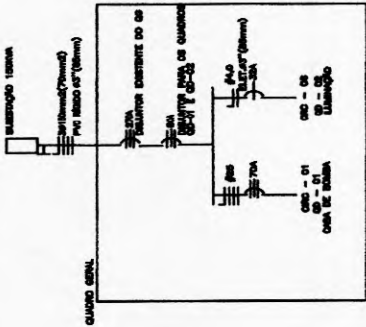


01 - DIAGRAMA UNIFILAR DO QG, QD-01 E QD-02

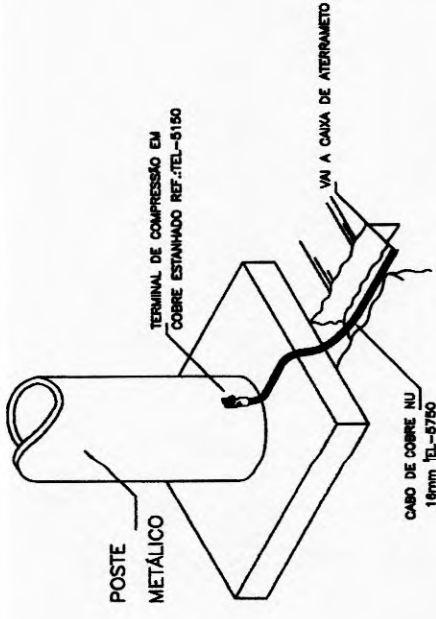


02 - DETALHE DA FIXAÇÃO DO CABO NO POSTE METÁLICO


KLIEVER HENRIQUE TIMBO NUNES
ENG. CIVIL 46831
RNP-06080269110 | CREA/CE 00723123-95
CPF 00723123-95

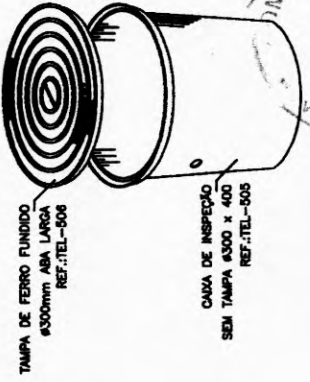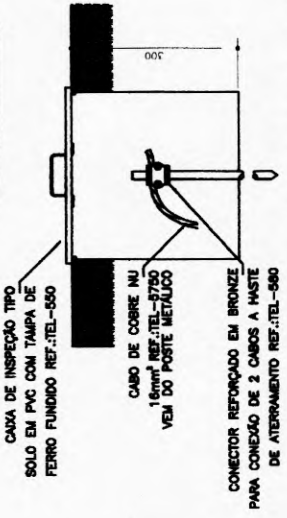


QUILATE	PRETENSÃO
QUILATE	PRETENSÃO
<p>EEF MUNICIPAL 11 DE NOVEMBRO</p> <p>MUNICÍPIO DE NOVA RUIBAM</p> <p>SECRETARIA DE EDUCAÇÃO E CULTURA</p> <p>SECRETARIA DE SAÚDE</p> <p>SECRETARIA DE TRANSPORTES E LOGÍSTICA</p> <p>SECRETARIA DE AGRICULTURA, Pecuária e Pesca</p> <p>SECRETARIA DE PLANEJAMENTO E ADMINISTRAÇÃO</p> <p>SECRETARIA DE ECONOMIA E FINANÇAS</p> <p>SECRETARIA DE GESTÃO DE PESSOAS</p> <p>SECRETARIA DE INFRAESTRUTURA</p> <p>SECRETARIA DE MEIO AMBIENTE</p> <p>SECRETARIA DE TURISMO E CULTURA</p> <p>SECRETARIA DE URBANISMO</p> <p>SECRETARIA DE ZONAMENTO URBANO</p>	

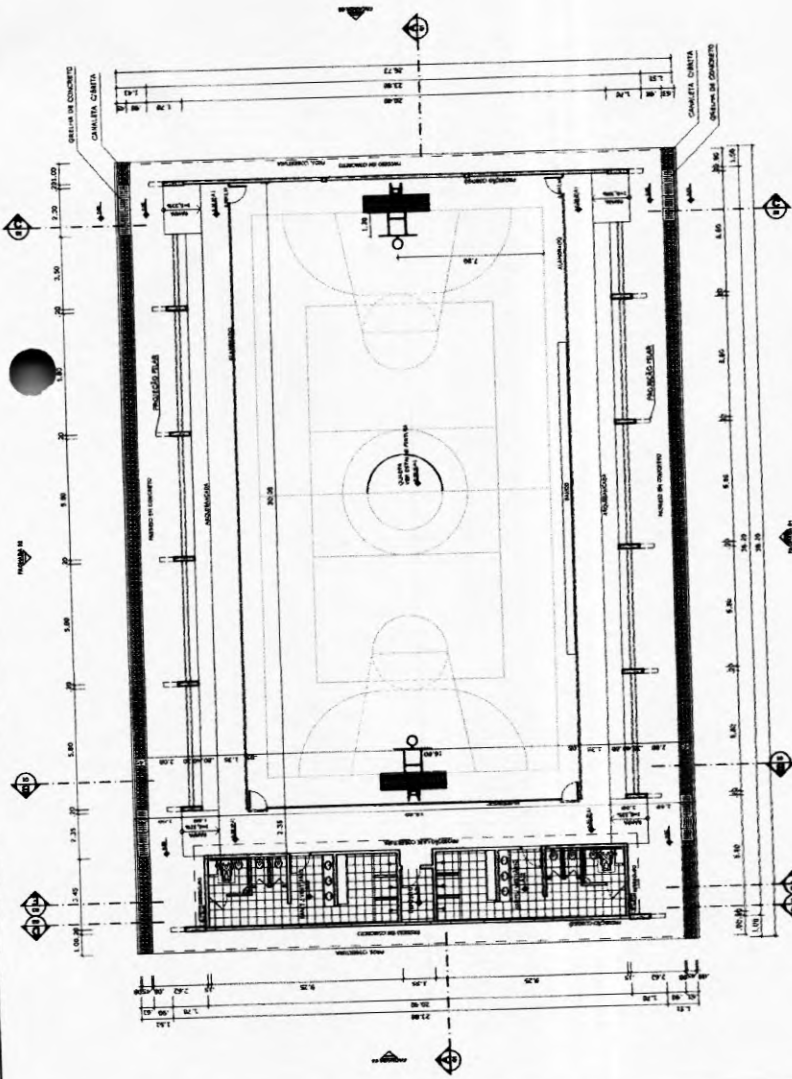


PLANTA BAIXA
ESCALA 1:125

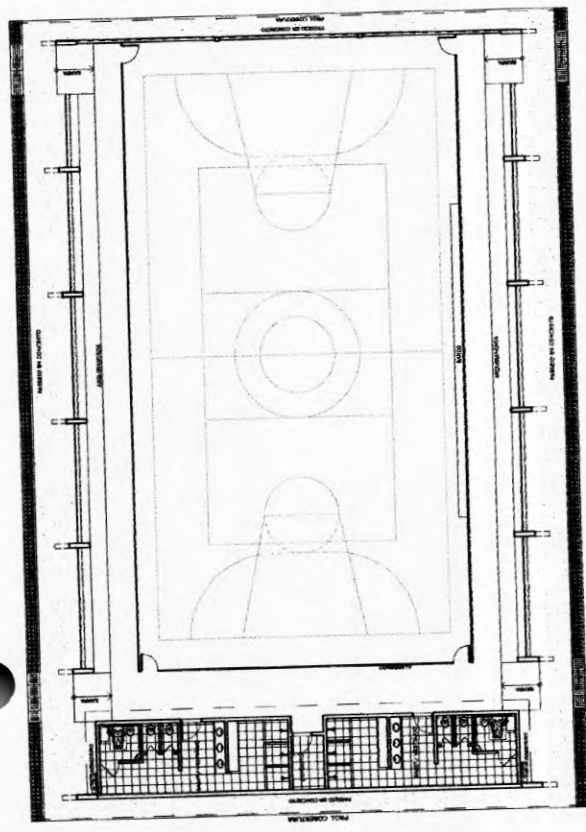

LAYOUT
ESCALA 1:125

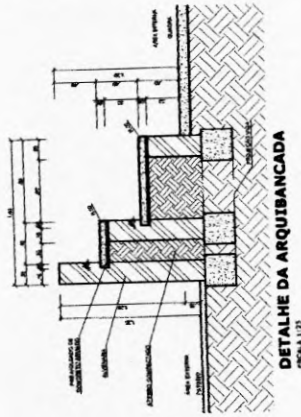


DETALHE DA ARQUIVANCADA
ESCALA 1:25

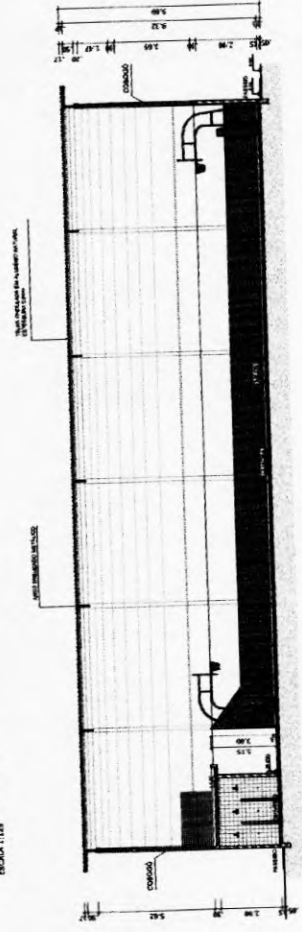


CORTE AA
ESCALA 1:50

KLEBER FERREZ TIBBO NUNES
ENG. CIVIL
CPF: 00723123-85
RNP: 08028910

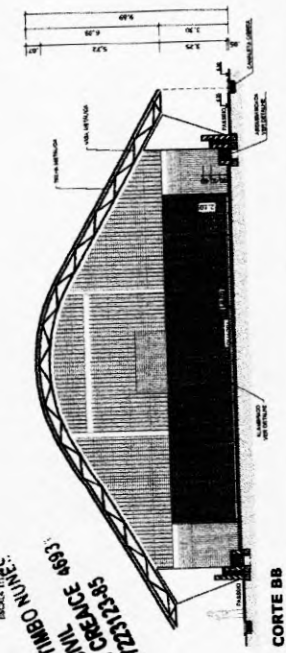


CORTE BB
ESCALA 1:50

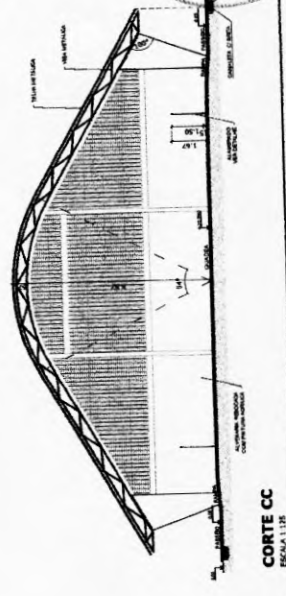


CORTE CC
ESCALA 1:125




BRASIL República Federativa do Brasil Ministério da Educação FNDE Fundo Nacional de Desenvolvimento da Educação PIS PASEP PAFIS ABE PERSETE		PROJETO PADRÃO - FNDE MUNICÍPIO - UF PROPRIETÁRIO ENDEREÇO PROJETISTA RESP. TÉCNICO DATA CROQ.	
QUADRA COBERTA COM VESTIÁRIO PROJETO ARQUITETÔNICO QUADRA COBERTA PLANTA BAIXA, LAYOUT, CORTES E DETALHE ARQUIVANCADA		ARQ DATA ESCALA AUT. Nº AT (ART. 13, I, 5º)	

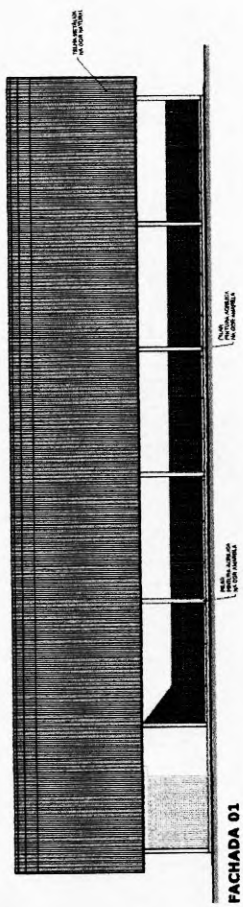


FACHADA 01
ESCALA 1:125

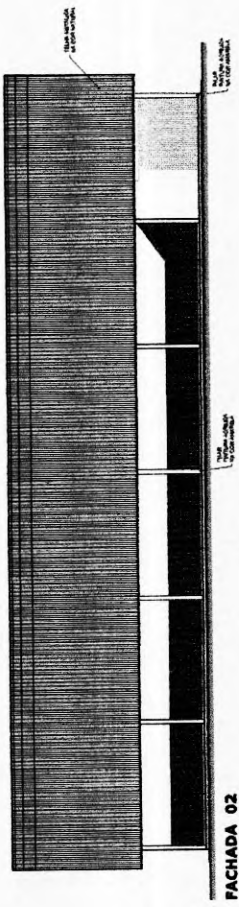


FACHADA 02
ESCALA 1:125

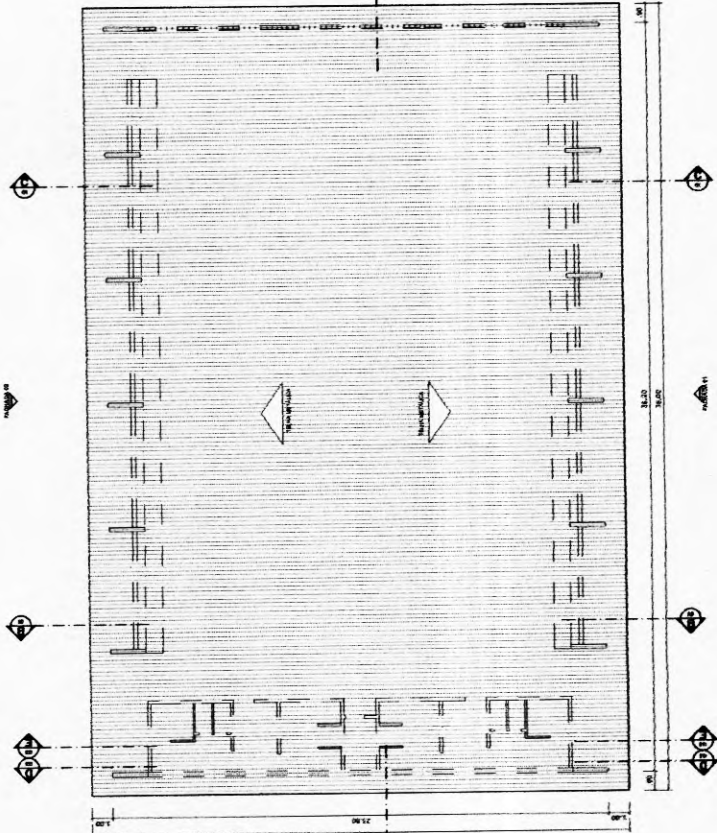

PLANTA DE COBERTURA
ESCALA 1:125

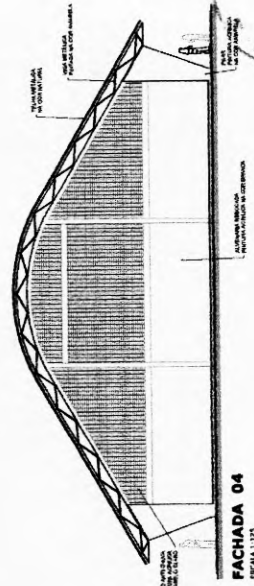

FACHADA 04
ESCALA 1:125

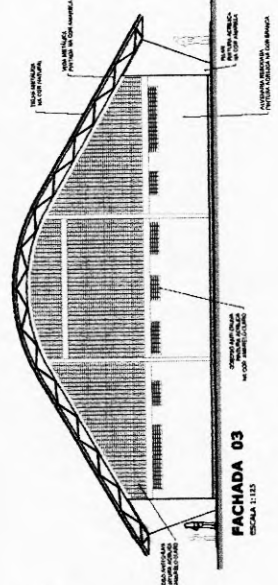

FACHADA 03
ESCALA 1:125

BRASIL Ministério de Educação **FNDE** Fundo Nacional de Desenvolvimento de Educação

PARTE DE PROJETO DE ARQUITETURA

PROJETO PADRÃO - FNDE


UNIDADE - UF: _____
 PROPRIETÁRIO: _____
 ENDEREÇO: _____

PROJANTO: _____
 RESP. TÉCNICO: _____
 DATA: _____

BUSO: _____
 CUBA: _____
 RA: _____

COMENTÁRIOS:


QUADRA COBERTA COM VESTIÁRIO		ARQ	02/05
PROJETO ARQUITETÔNICO			
QUADRA COBERTA			
PLANTA DE COBERTURA E FACHADAS			
COMISSÃO DE LICITAÇÃO	COMISSÃO DE LICITAÇÃO		
ROBILDO VA RUSSELL			

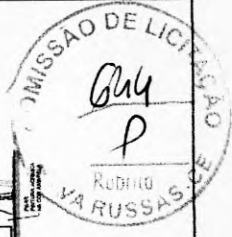


Handwritten signature

NETER HENRIQUE TIBO ALVES
 RNP: 060289110 CREA/C: 4937
 CPF: 00722121485


VLEVER HENRIQUE TIMBÓ NUNES
 ENG. CIVIL CREACE 46931
 RNP-9060299101 CREACE 123-85
 CPF 00723123-85

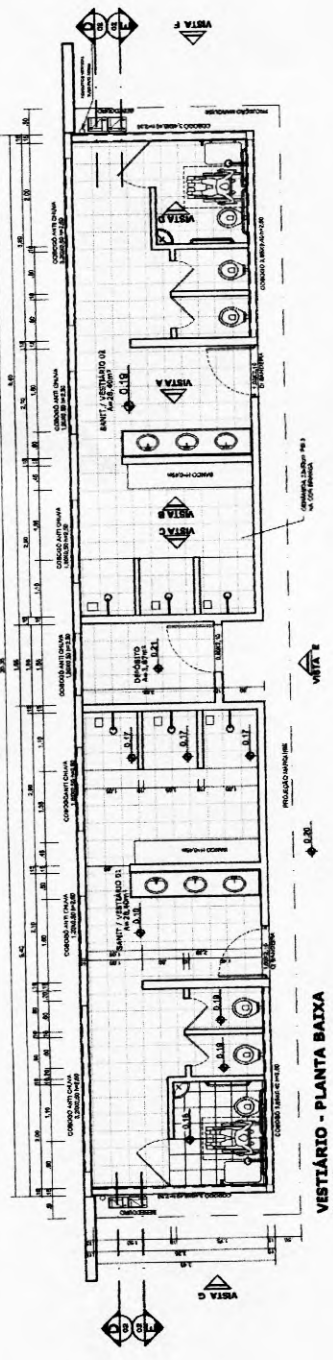


VESTIÁRIO - PLANTA BAIXA
 ESCALA 1:50

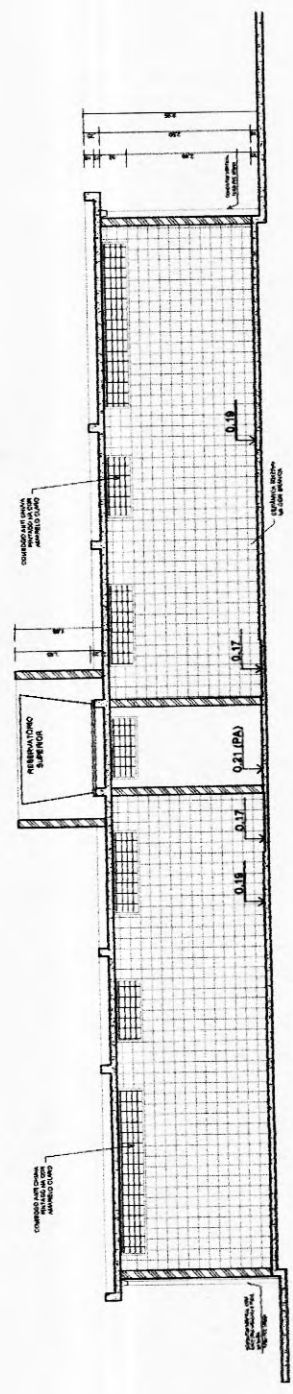

VESTIÁRIO - CORTE DO
 ESCALA 1:50

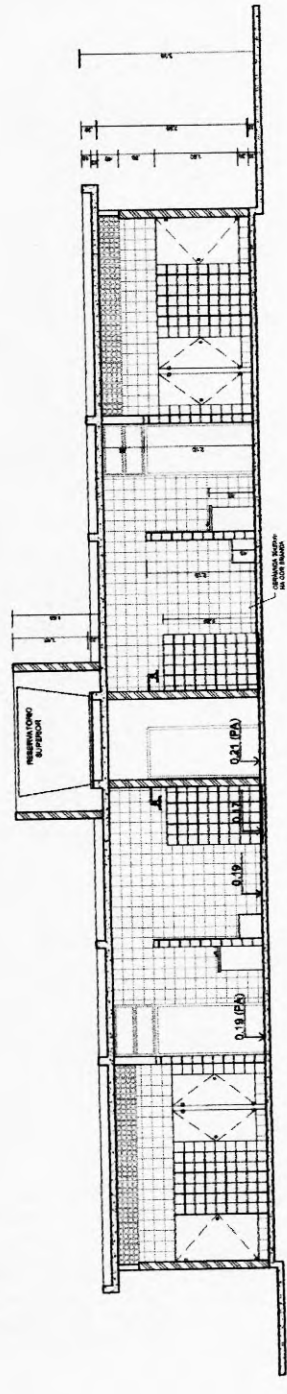

VESTIÁRIO - CORTE EE
 ESCALA 1:10

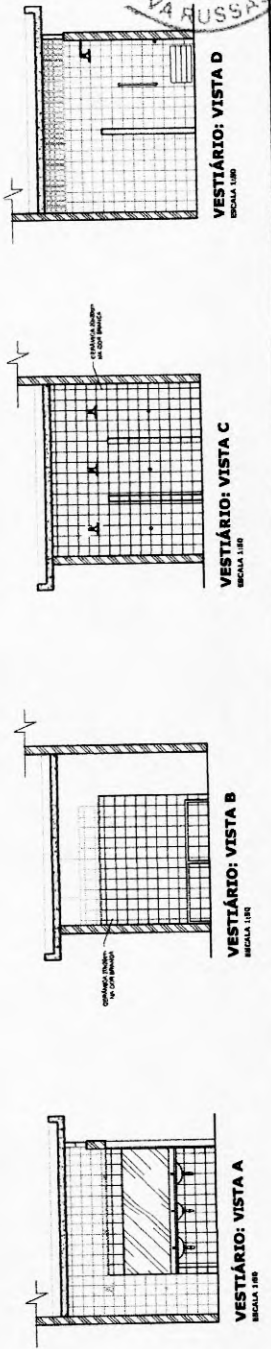


VESTIÁRIO: VISTA A
 ESCALA 1:10


VESTIÁRIO: VISTA B
 ESCALA 1:10

VESTIÁRIO: VISTA C
 ESCALA 1:10


VESTIÁRIO: VISTA D
 ESCALA 1:10

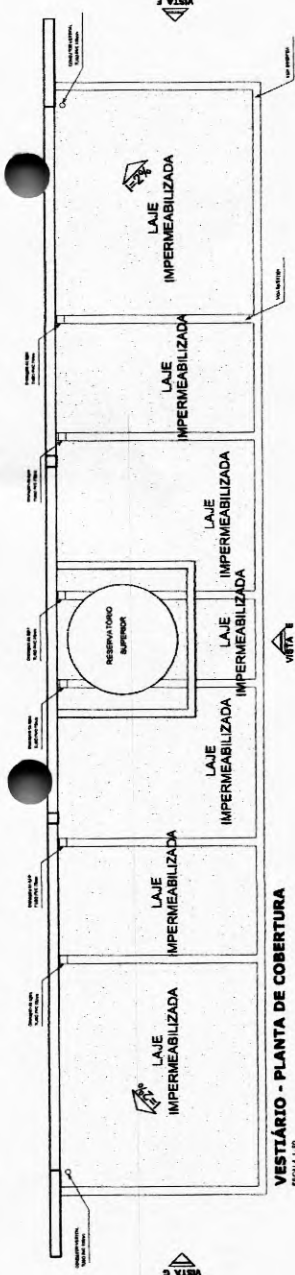


VESTIBULAR - PLANTA DE COBERTURA
ESCALA 1:20

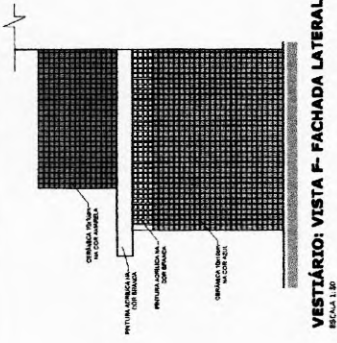


VESTIBULAR: VISTA F - FACHADA LATERAL
ESCALA 1:20

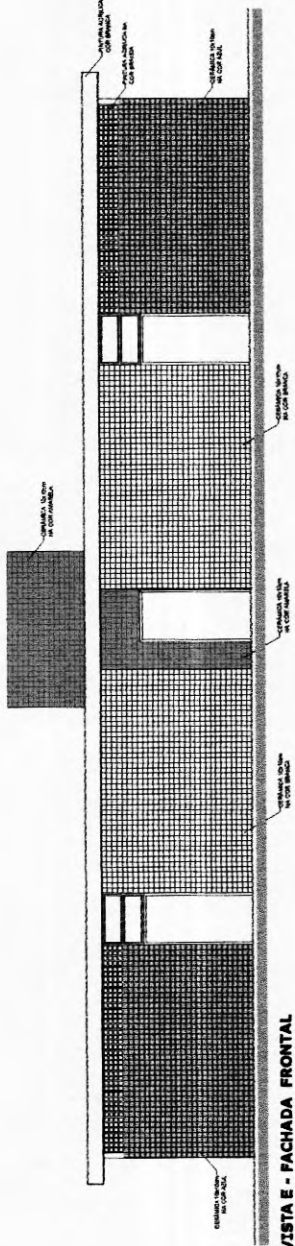


VESTIBULAR: VISTA E - FACHADA FRONTAL
ESCALA 1:20

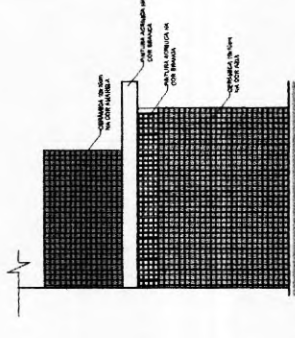

VESTIBULAR: VISTA G - FACHADA LATERAL
ESCALA 1:20

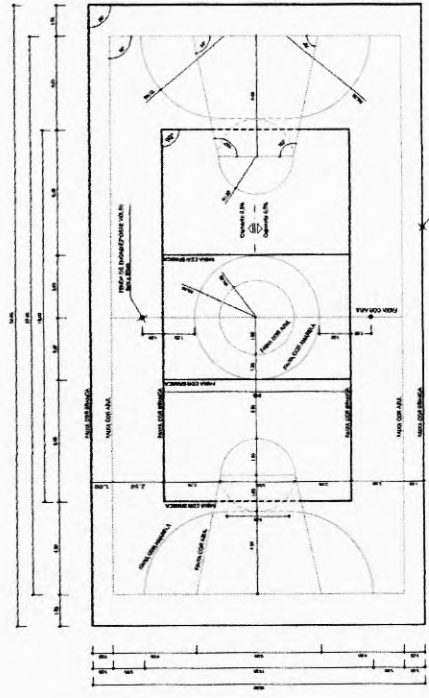

PINTURA DO PISO DA QUADRA - FAIXAS
ESCALA 1:25

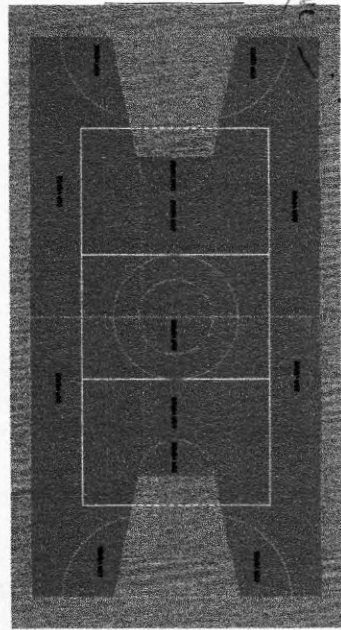

PINTURA DO PISO DA QUADRA - ÁREA INTERNA
ESCALA 1:25

FINE
 Ministério da Educação
FUNDO NACIONAL DE INVESTIMENTO EM EDUCAÇÃO


PROJETO PADRÃO - FNDE
 MARCONI - UF
 PROFISSIONAL: ENGENHEIRO
 RESPONSÁVEL:

QUADRA COBERTA COM VESTIBULAR
 PROJETO ARQUITETÔNICO
 QUADRA COBERTA
 DETALHE PINTURA DO PISO
 VESTIBULAR COBERTURA E FACHADAS
 ARQ


ESCALA: 1:25
 DATA: 04/05
 Nº de Projeto: 41 (M.P. 2.38)

KETTER HEINRICH E INHOLD WILHELM
 CNPJ Nº 06.968.881/0013
 C.E.C. Nº 498.931
 CNPJ Nº 06.968.881/0013




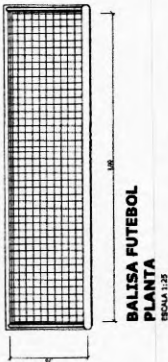


**BALISA FUTEBOL
PLANTA**
ESCALA 1:25

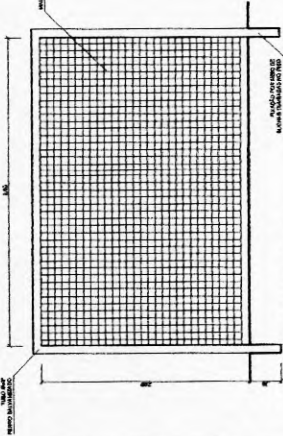

**BALISA FUTEBOL
VISTA FRONTAL**
ESCALA 1:25

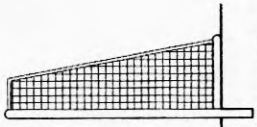



**BALISA FUTEBOL
VISTA LATERAL**
ESCALA 1:25

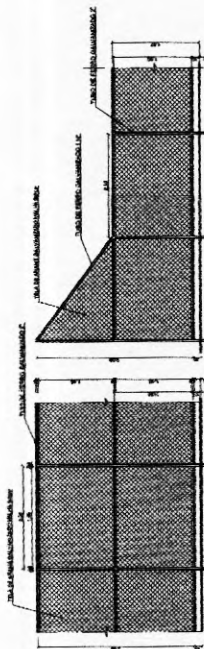


VISTA DO ALAMEIRADO (FUNDOS)
ESCALA 1:25

VISTA DO ALAMEIRADO (LATERAL)
ESCALA 1:25

 
VISTA REDE DE VOLEIBOL
ESCALA 1:15

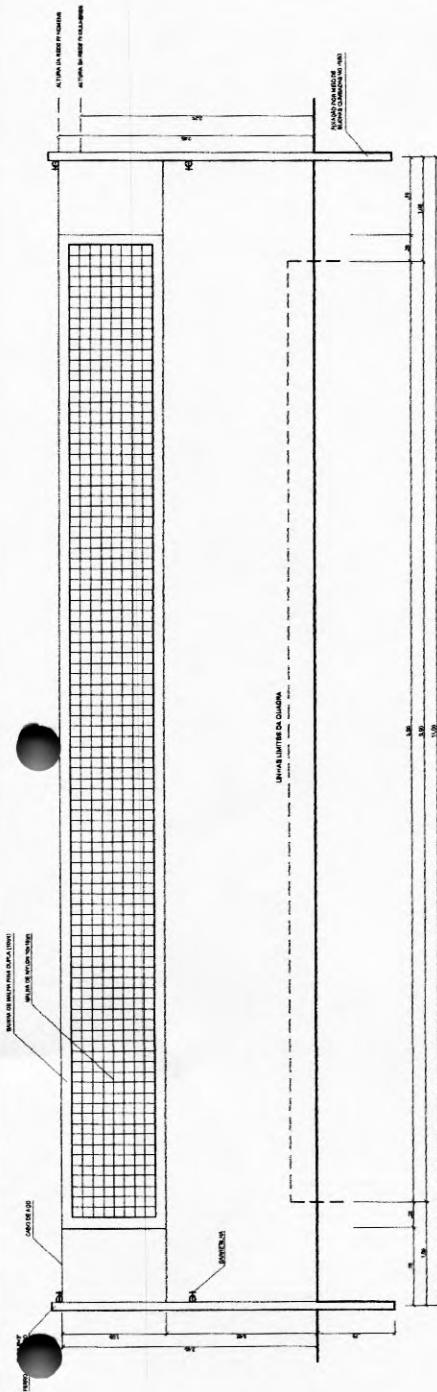

**DETALHE D1
VISTA SUPERIOR**
ESCALA 1:3

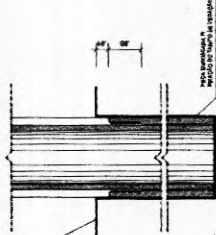


**DETALHE D1
BUCHA C/ ELEMENTO**
ESCALA 1:3

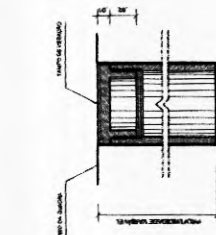


**DETALHE D1
BUCHA C/ TAMPO**
ESCALA 1:3

[Handwritten signature]


KLEVER NEQUÊQUE TIMBÓ NUNES
ENGR. CIVIL
RNP-06692681101 CREAJCE 46631
CPF 00723123-95

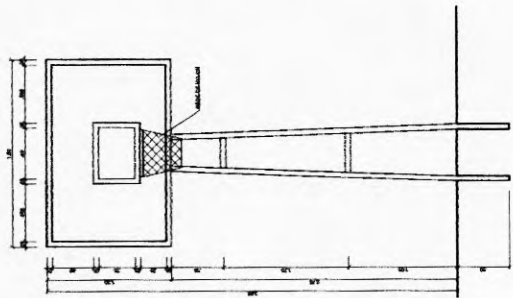


**TABELA DE BASQUETE
VISTA FRONTAL**
ESCALA 1:25

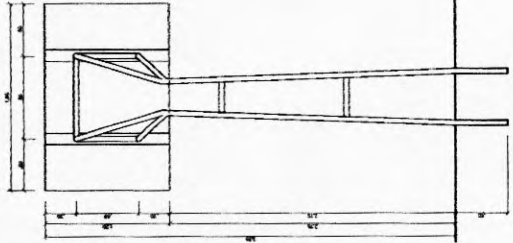

**TABELA DE BASQUETE
VISTA POSTERIOR**
ESCALA 1:25

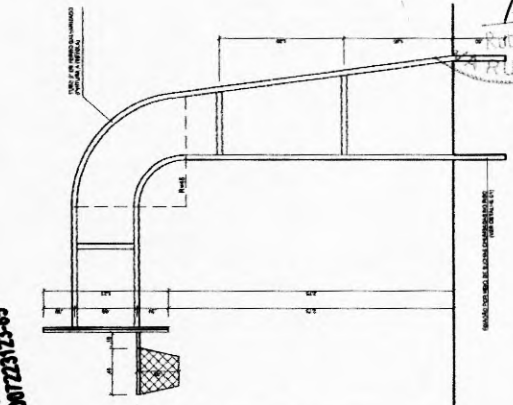

**TABELA DE BASQUETE
VISTA LATERAL**
ESCALA 1:25

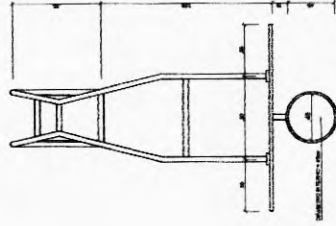

**TABELA DE BASQUETE
VISTA SUPERIOR**
ESCALA 1:25

UNIVERSIDADE FEDERAL DO RIO DE JANEIRO
Ministério da Educação
FNDE
FUNDO NACIONAL DE DESENVOLVIMENTO EDUCACIONAL

PROJETO PADRÃO - FNDE


NUMERO - UF
PROPOSTA
INDICADOR

PROFESSOR	DATA
RESP. TÉCNICO	DATA
DUPO	DATA
ORÇAMENTO	DATA


QUADRA COBERTA COM VESTIÁRIO
PROJETO ARQUITETÔNICO

QUADRA COBERTA
DETALES

PROJETO	ARQ
DATA	05/05

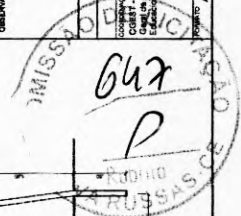

ÁREA A SER CONSTRUÍDO A PISCINA

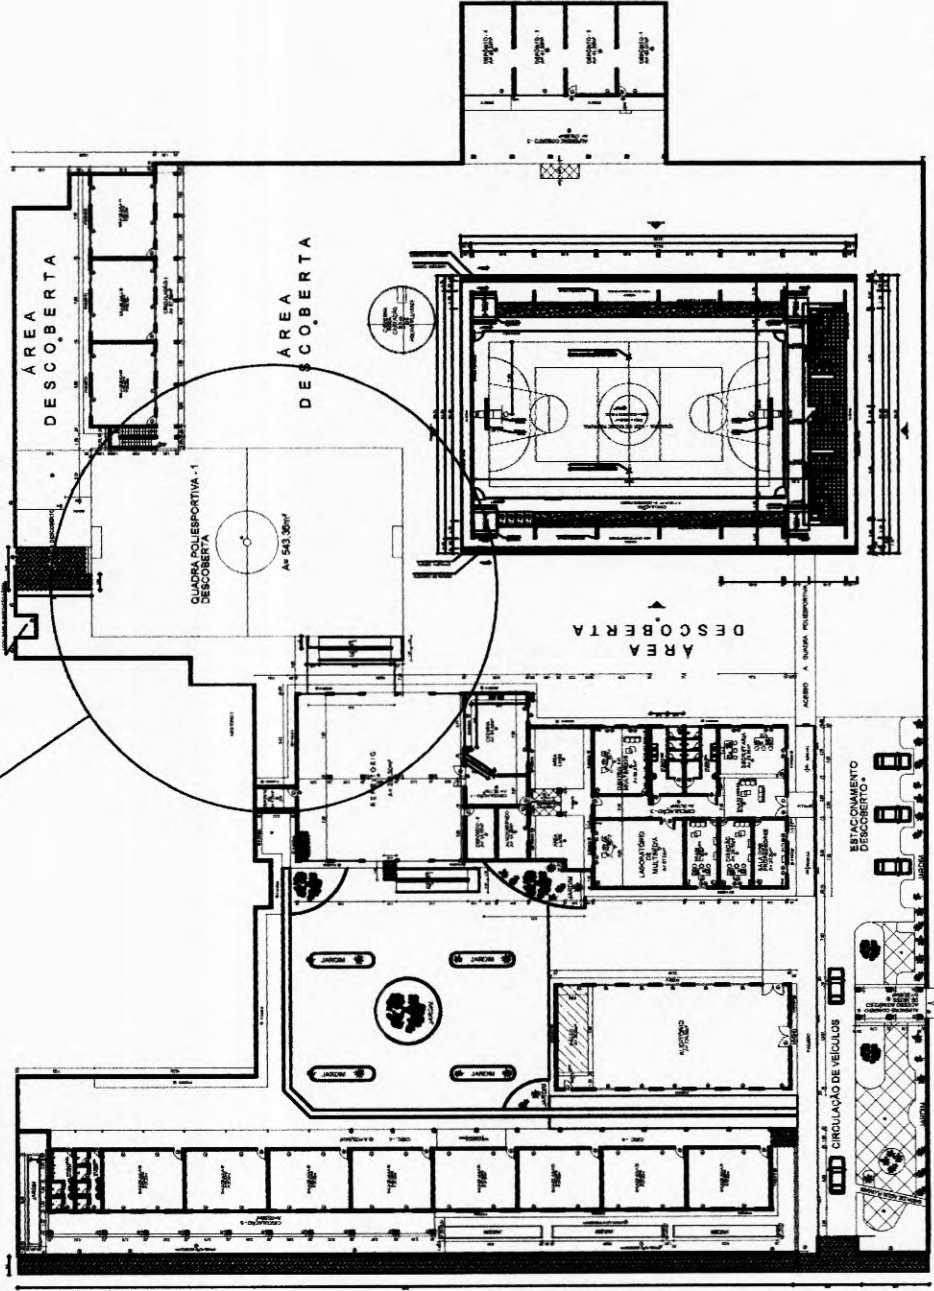


01 PLANTA BAIXA LOCALIZAÇÃO

KLEVER HENRIQUE TIMBÓ NUNES
 ENG.º CIVIL
 CREANCE 46931
 RNP: 06062891101
 CPF: 00723123-85

PROJETO: REEF MUNICIPAL 11 DE NOVEMBRO
 ENDEREÇO: RUA DE COVA RUBENS
 Nº 1111 - JARDIM SÃO CARLOS - COVA RUBENS
 MUNICÍPIO DE FLORES DO SUL - RS
 CLIENTE: JOÃO GREGORIO TIMBÓ - BH - UNIVERSIDADE: UFGV RUBENS CEZAR - CEP: 91250-000
 ORÇAMENTO: 1.250
 PLANTA: BUA/LOCALIZAÇÃO
 DATA: 11/09/2022
 PRANCHA: 01/04

QUADRO DE ESQUADRIAS

- P1 - PORTÃO DE CORRER EM NYLOFOR (4,50x1,08)m
- P2 - PORTÃO DE CORRER EM NYLOFOR (2,50x1,08)m
- P3 - PORTÃO DE CORRER EM NYLOFOR (1,20x1,08)m
- G1 - GRADIL EM NYLOFOR (VAR.x1,08)m
- B1 - BLOCO DE LARGADA EM CONCRETO (0,50x0,50)m

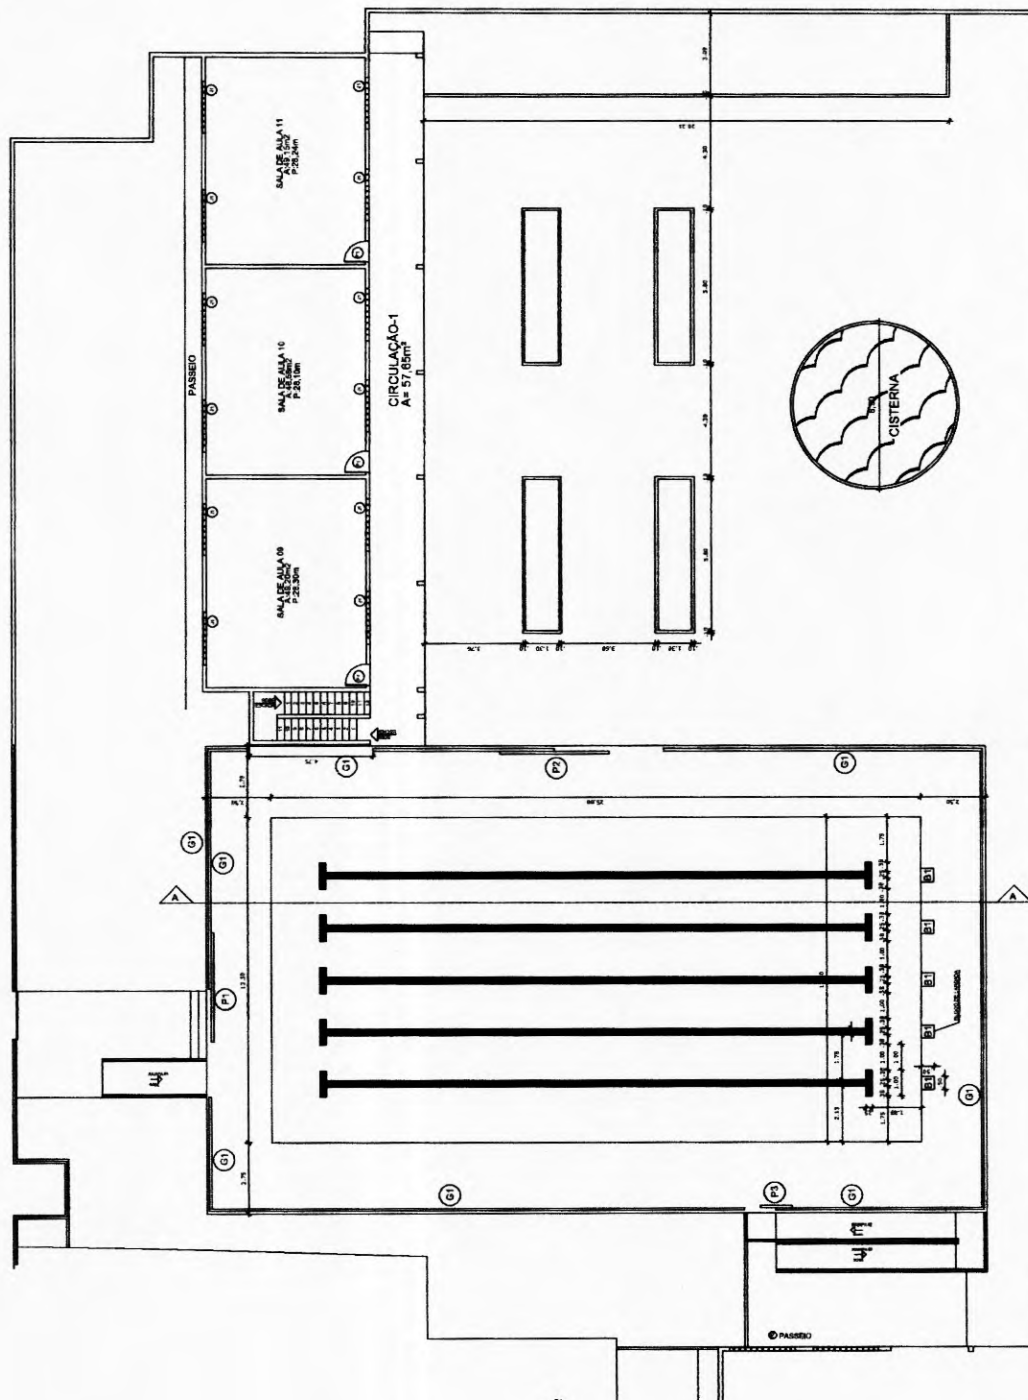

KLETER HENRIQUE TIBBO MUNEIS
RFP: 069289110 CREALCE 4831
CPF: 0072371345







MISSÃO DE LICITAÇÃO
636
P
RUBEN VA RUSSAS, CE


10 PLANTA BAIXA

PROJETO: EEP MUNICIPAL 11 DE NOVENBRO

PROJETO: EEP MUNICIPAL 11 DE NOVENBRO
MUNICÍPIO DE NOVA RUSSA
SECRETARIA MUNICIPAL DE EDUCAÇÃO
PROJETO: EEP MUNICIPAL 11 DE NOVENBRO
PROFESSIONAL RESPONSÁVEL: NOME: CPF: RUBEN VA RUSSAS, CE
EMPRESA: CNPJ: RUA: Nº: CIDADE: UF: CEP: PROJETAÇÃO: DATA: HORA: MATERIAL: CANTO: PRANCHA: 02/04

LEGENDA DE PAGINAÇÃO:

-  PEDRA CARIRI EM PLACAS
-  CERÂMICA NA COR AZUL CLARO
-  CERÂMICA NA COR AZUL ESCURO
-  BORDA DE PISCINA BOLEADA EM GRANITO CINZA LARG.: 20cm
-  PISO INTERTRAVADO TIPO TUOLINHO CINZA (20x10x4)cm
-  GRAMA NATURAL EM PLACAS

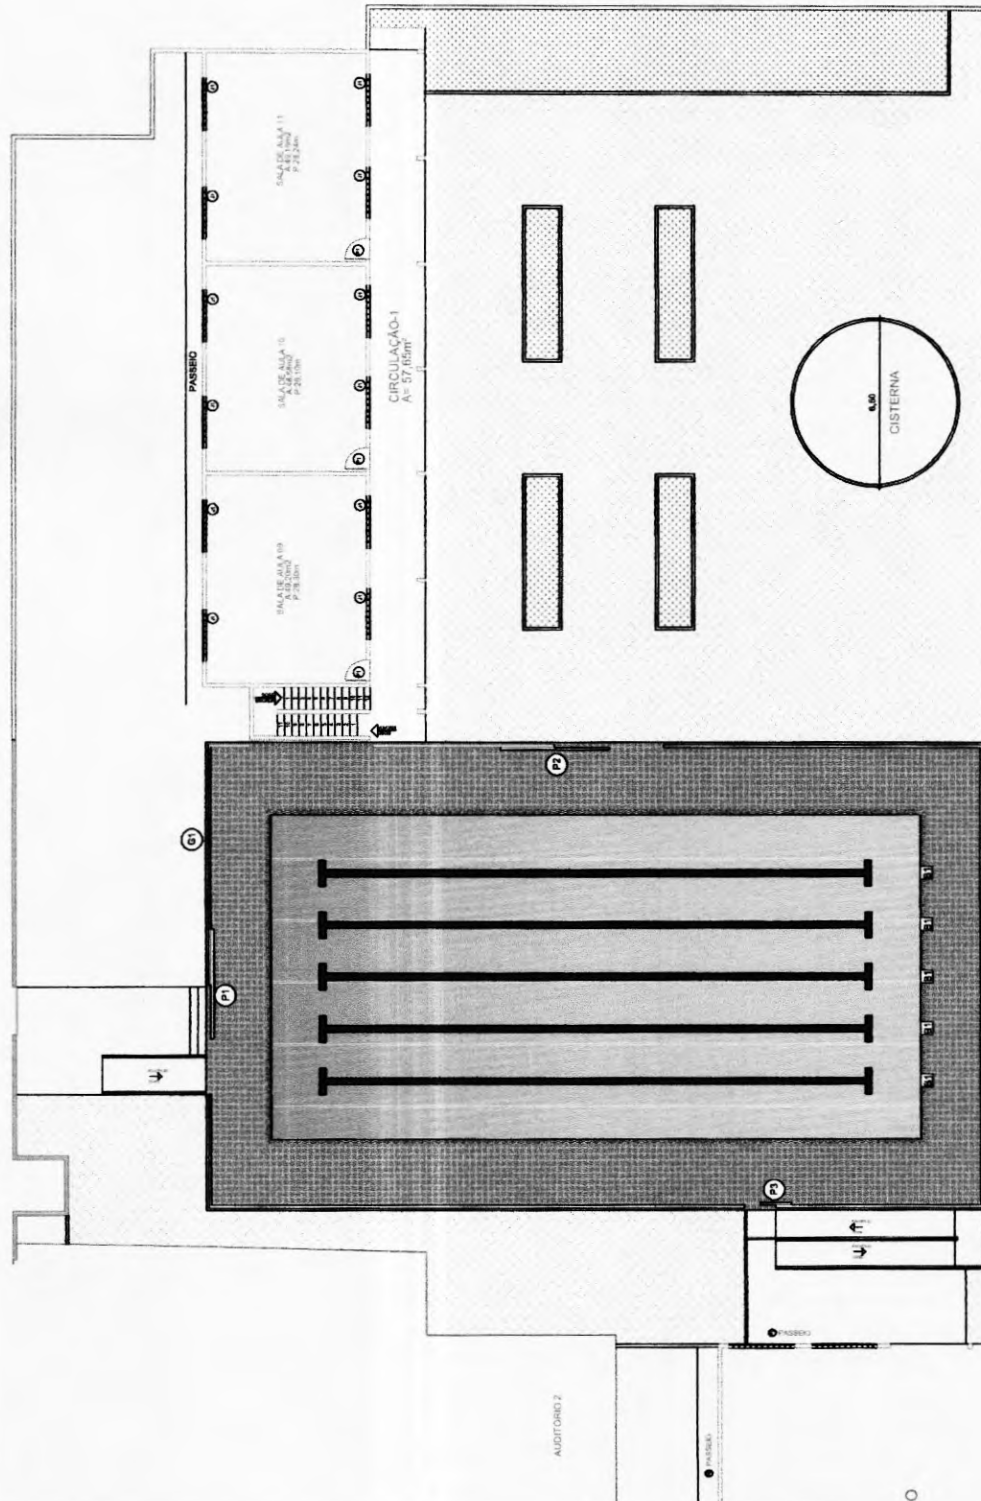

KLETER HERIQUE TIMBO NUNES
 RPP: 469269101 ENG CIVIL CREACE 48931
 CPF: 007231723-85


(Handwritten signature)

01 - PAGINAÇÃO DE PISCINA

UNIDADE	PROPOSTA Nº
CLASSE	DATA
VALOR	PREÇO UNITÁRIO
Nº 007231723-85 11 DE NOVEMBRO 2017 MUNICÍPIO DE VAZ LEME SECRETARIA DE OBRAS E SERVIÇOS PÚBLICOS PROCESSO DE LICITAÇÃO Nº 007231723-85 OBJETO: OBRAS DE REFORMA E MANUTENÇÃO EM VÁRIAS UNIDADES DO MUNICÍPIO DE VAZ LEME Nº 007231723-85 11 DE NOVEMBRO 2017 MUNICÍPIO DE VAZ LEME SECRETARIA DE OBRAS E SERVIÇOS PÚBLICOS	

Placa em alumínio
prata conforme especificação de
fabricante (cor branco gelo)


Opção: revestimento em vidro
prata conforme especificação de
fabricante (cor branco gelo)

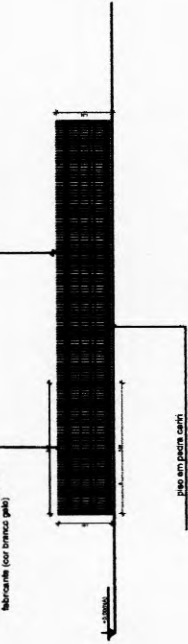

05 DETALHE DO GRADIL NO ENTORNO DA PISCINA





06 DETALHE DO BLOCO DE PARTIDA

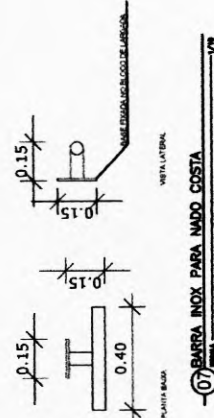


07 BARRA INOX PARA MADO COSTA


01 CORTI A-A

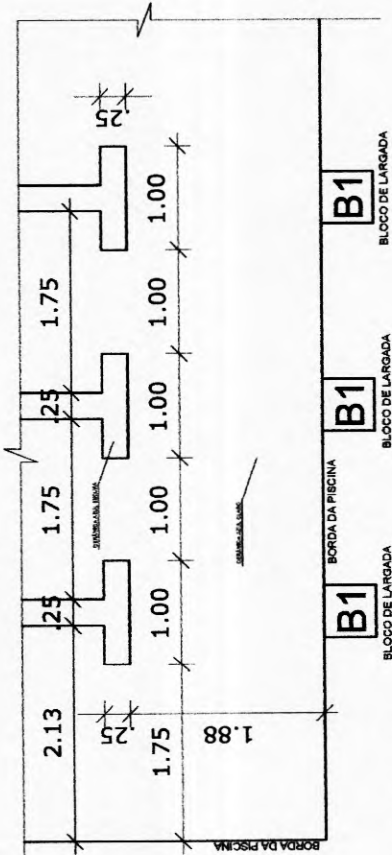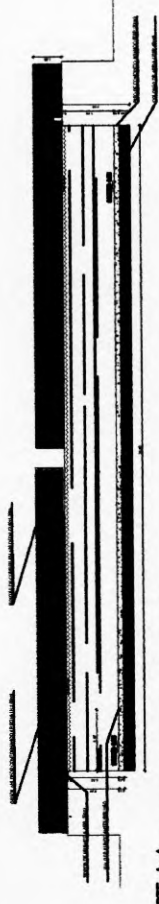

02 DETALHAMENTO DAS RAMAS NO FUNDO DA PISCINA

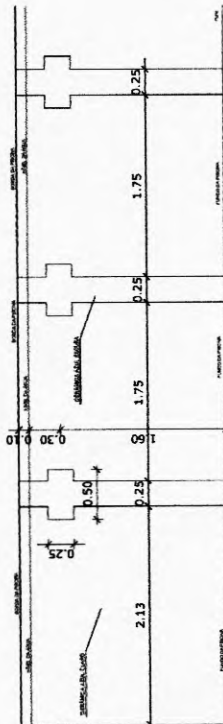

03 CABECEIRA DE CHEGADA E VIRADA

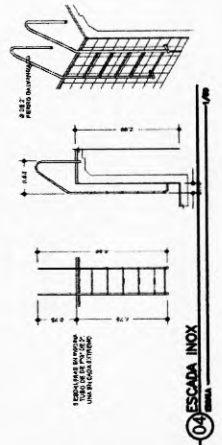

04 ESCALADA INOX



KLEVER HENRIQUE TIMBO NUNES
ENG° CIVIL
RPP-04002891101 CREA/CE 46931
CPF 007223123-85

EMP. MUNICIPAL 11 DE NOVEMBRO

MUNICÍPIO DE NOVA RUIBRAS

PROPOSTA Nº 001/2023

CONTRA O OBJETO DE LICITAÇÃO Nº 001/2023

PROPOSTA Nº 001/2023

EMPRESA: RUBIO

ENDEREÇO: RUA SERRA DO MAR, Nº 1100

CIDADE: VARUSSAS-CE

CEP: 63000-000


DATA: 02/09/2023

PRANCHA: 04/04



KLEVER HENRIQUE TIAGO NUNES
RNP-060209710 / CREA/CE 49371
CPF 00723123-95

01 LOGO GESTÃO DE TODOS | MOSAICO
ESCALA 1/10

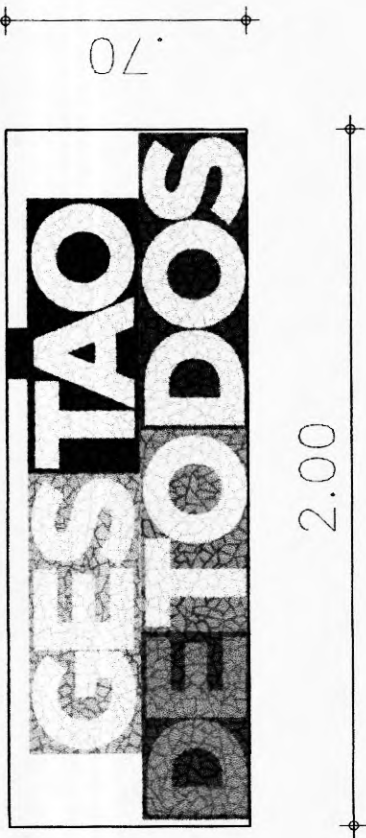

OBSERVAÇÕES:
1 - Todas as medidas devem ser RIGOROSAMENTE contadas no local.
2 - As cotas prevalecem sobre o desenho.
3 - Em caso de dúvidas consultar os profissionais responsáveis pelo projeto.
4 - A replicação desse projeto sem autorização dos responsáveis é crime!

CLIENTE: PREFEITURA MUNICIPAL DE NOVA RUSSAS
DATA: OUTUBRO/2022
ESCALA: 1/10


ASSUNTO DA PRANCHA: LOGO GESTÃO DE TODOS
DESENHO TÉCNICO: INAÉ MACIEL
ARQUITETA RESPONSÁVEL: INAÉ MACIEL

PRANCHA: 01 DE 01



QUADRA DE ESPORTES

AREA DESCOBERTA

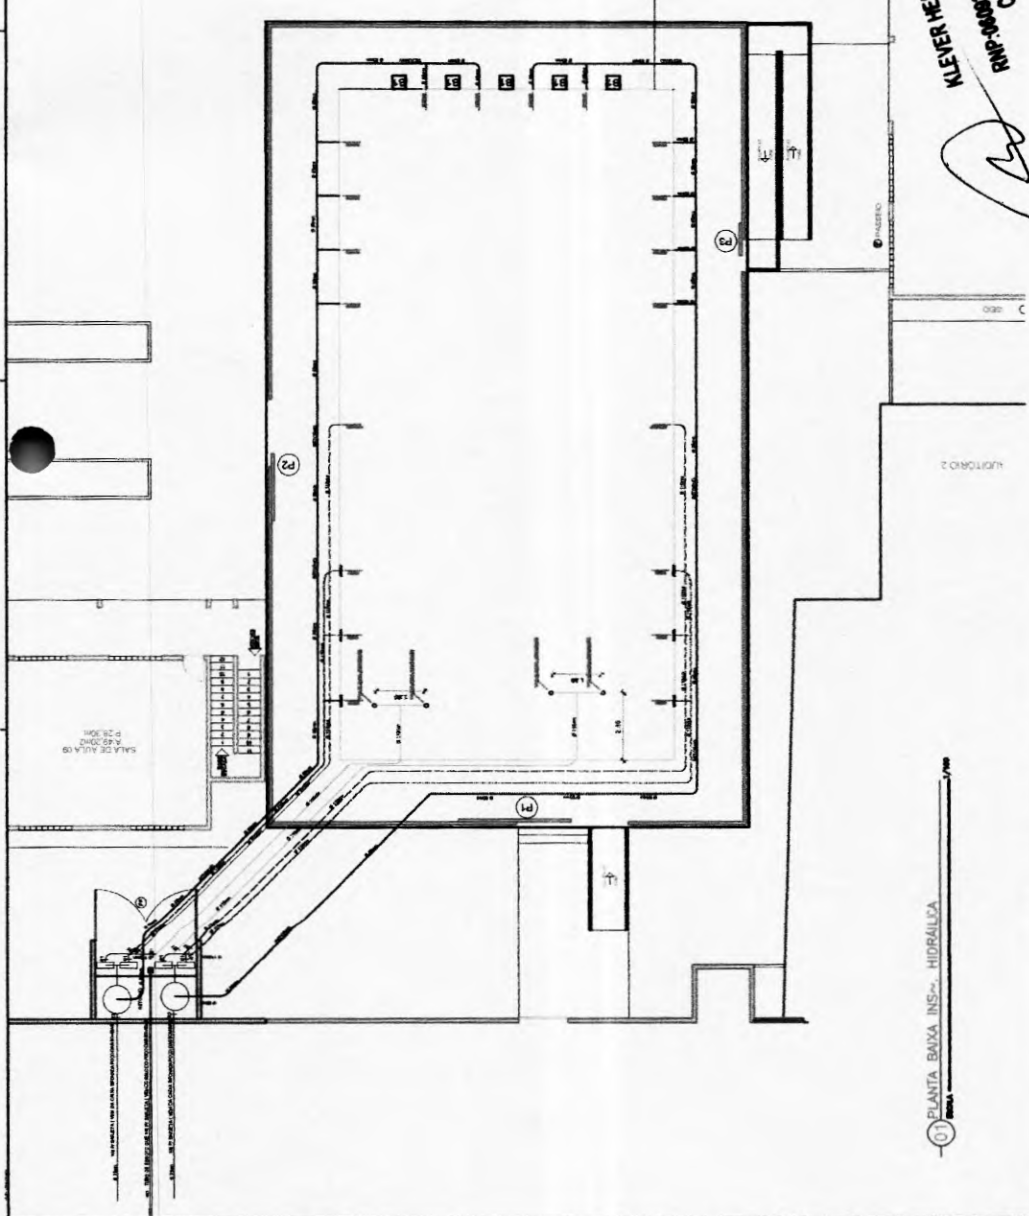

KLEVER HENRIQUE TIHRO-NUNES
ENG CIVIL
RNP-060209110 | CREJUCE 16931
CPF 00723173-95

CARACTERISTICAS DO FILTRO DE AREIA

ITEM	QUANTIDADE	UNIDADE	VALOR UNITARIO (R\$)	VALOR TOTAL (R\$)
1.001	1	UNIDADE	1.000,00	1.000,00
1.002	1	UNIDADE	1.000,00	1.000,00
1.003	1	UNIDADE	1.000,00	1.000,00
1.004	1	UNIDADE	1.000,00	1.000,00
1.005	1	UNIDADE	1.000,00	1.000,00
1.006	1	UNIDADE	1.000,00	1.000,00
1.007	1	UNIDADE	1.000,00	1.000,00
1.008	1	UNIDADE	1.000,00	1.000,00
1.009	1	UNIDADE	1.000,00	1.000,00
1.010	1	UNIDADE	1.000,00	1.000,00
1.011	1	UNIDADE	1.000,00	1.000,00
1.012	1	UNIDADE	1.000,00	1.000,00
1.013	1	UNIDADE	1.000,00	1.000,00
1.014	1	UNIDADE	1.000,00	1.000,00
1.015	1	UNIDADE	1.000,00	1.000,00
1.016	1	UNIDADE	1.000,00	1.000,00
1.017	1	UNIDADE	1.000,00	1.000,00
1.018	1	UNIDADE	1.000,00	1.000,00
1.019	1	UNIDADE	1.000,00	1.000,00
1.020	1	UNIDADE	1.000,00	1.000,00
1.021	1	UNIDADE	1.000,00	1.000,00
1.022	1	UNIDADE	1.000,00	1.000,00
1.023	1	UNIDADE	1.000,00	1.000,00
1.024	1	UNIDADE	1.000,00	1.000,00
1.025	1	UNIDADE	1.000,00	1.000,00
1.026	1	UNIDADE	1.000,00	1.000,00
1.027	1	UNIDADE	1.000,00	1.000,00
1.028	1	UNIDADE	1.000,00	1.000,00
1.029	1	UNIDADE	1.000,00	1.000,00
1.030	1	UNIDADE	1.000,00	1.000,00
1.031	1	UNIDADE	1.000,00	1.000,00
1.032	1	UNIDADE	1.000,00	1.000,00
1.033	1	UNIDADE	1.000,00	1.000,00
1.034	1	UNIDADE	1.000,00	1.000,00
1.035	1	UNIDADE	1.000,00	1.000,00
1.036	1	UNIDADE	1.000,00	1.000,00
1.037	1	UNIDADE	1.000,00	1.000,00
1.038	1	UNIDADE	1.000,00	1.000,00
1.039	1	UNIDADE	1.000,00	1.000,00
1.040	1	UNIDADE	1.000,00	1.000,00
1.041	1	UNIDADE	1.000,00	1.000,00
1.042	1	UNIDADE	1.000,00	1.000,00
1.043	1	UNIDADE	1.000,00	1.000,00
1.044	1	UNIDADE	1.000,00	1.000,00
1.045	1	UNIDADE	1.000,00	1.000,00
1.046	1	UNIDADE	1.000,00	1.000,00
1.047	1	UNIDADE	1.000,00	1.000,00
1.048	1	UNIDADE	1.000,00	1.000,00
1.049	1	UNIDADE	1.000,00	1.000,00
1.050	1	UNIDADE	1.000,00	1.000,00



COMISSAO DE LICITACAO
640
P
Rubio VA RUSSAS-CE

LEGENDA

- TUBO DE PVC MARRON SOLDÁVEL PARA LIMPEZESGOTO Ø75mm
- TUBO DE PVC MARROM SOLDÁVEL PARA RETORNO Ø85mm
- TUBO DE PVC MARROM SOLDÁVEL PARA ASPIRACAO Ø110mm
- TUBO DE PVC MARROM SOLDÁVEL PARA ASPIRACAO NA COADEIRA Ø110mm
- TUBO DE PVC MARROM SOLDÁVEL PARA ASPIRACAO NO RALO DE FUNDO Ø110mm
- TUBO DE PVC BRANCO DE ESGOTO PARA O RALO SECO DA CASA DE BOMBAS Ø40mm
- RALO DE FUNDO 2" ANTI-TURBILHÃO EM BRONZE
- RALO SECO PVC RÍGIDO

01 DETALHE FILTRO DE AREIA